




3 PLANTA BAIXA TÉRREO  
ESCALA 1 : 50

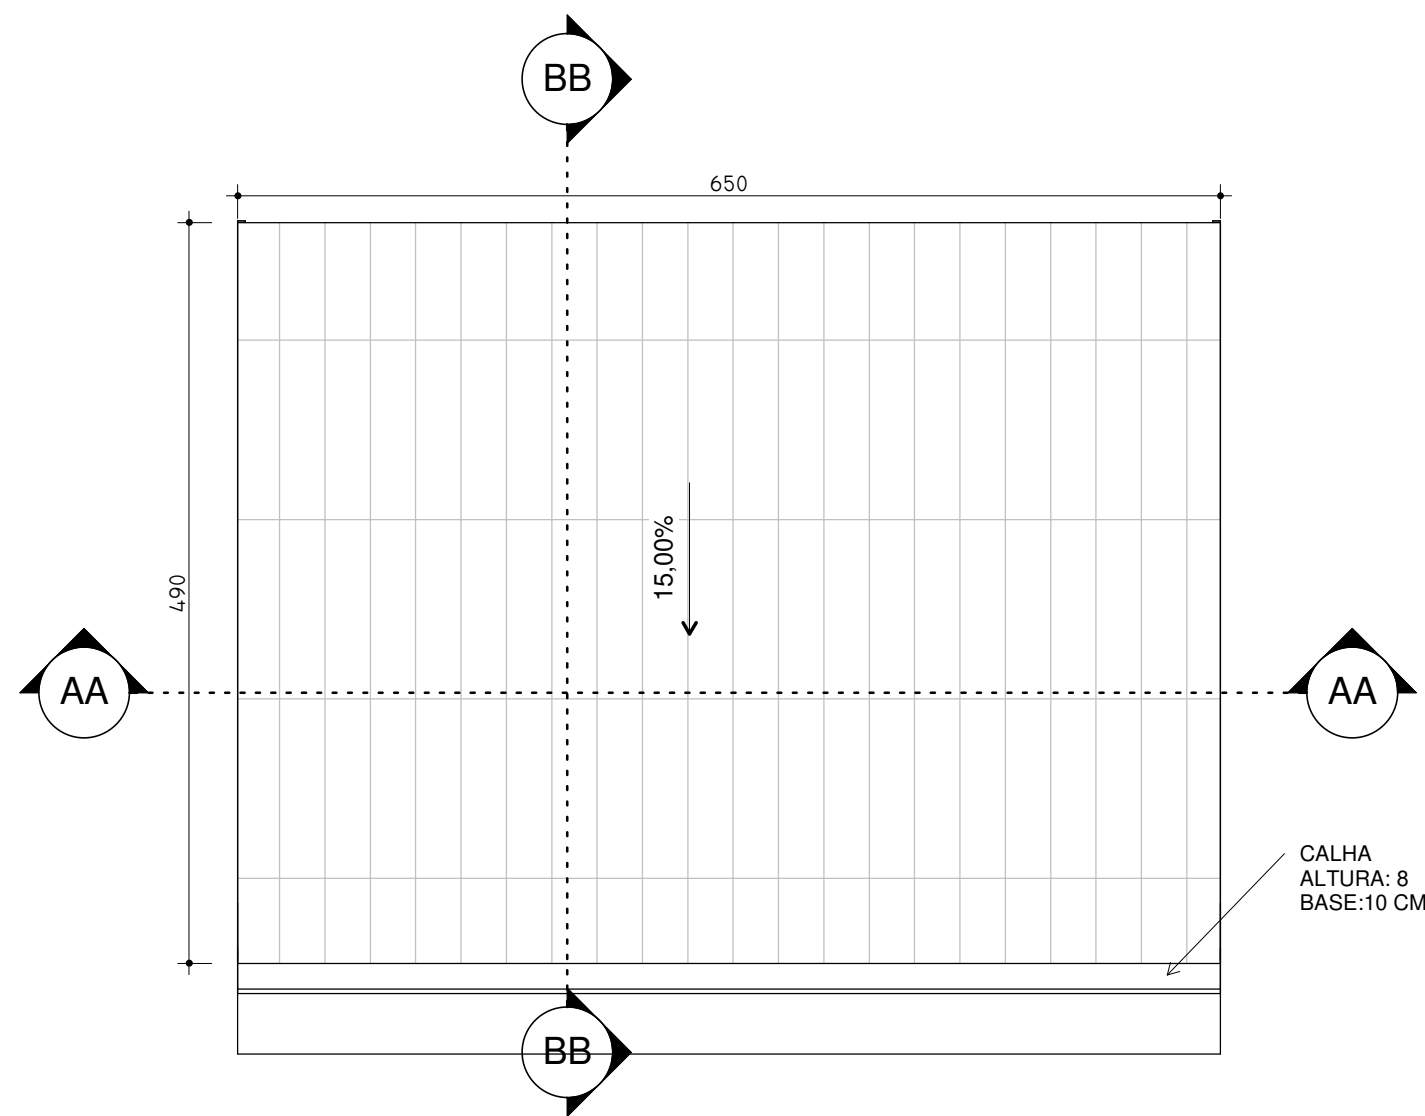


4 02 - Cobertura  
ESCALA 1 : 50

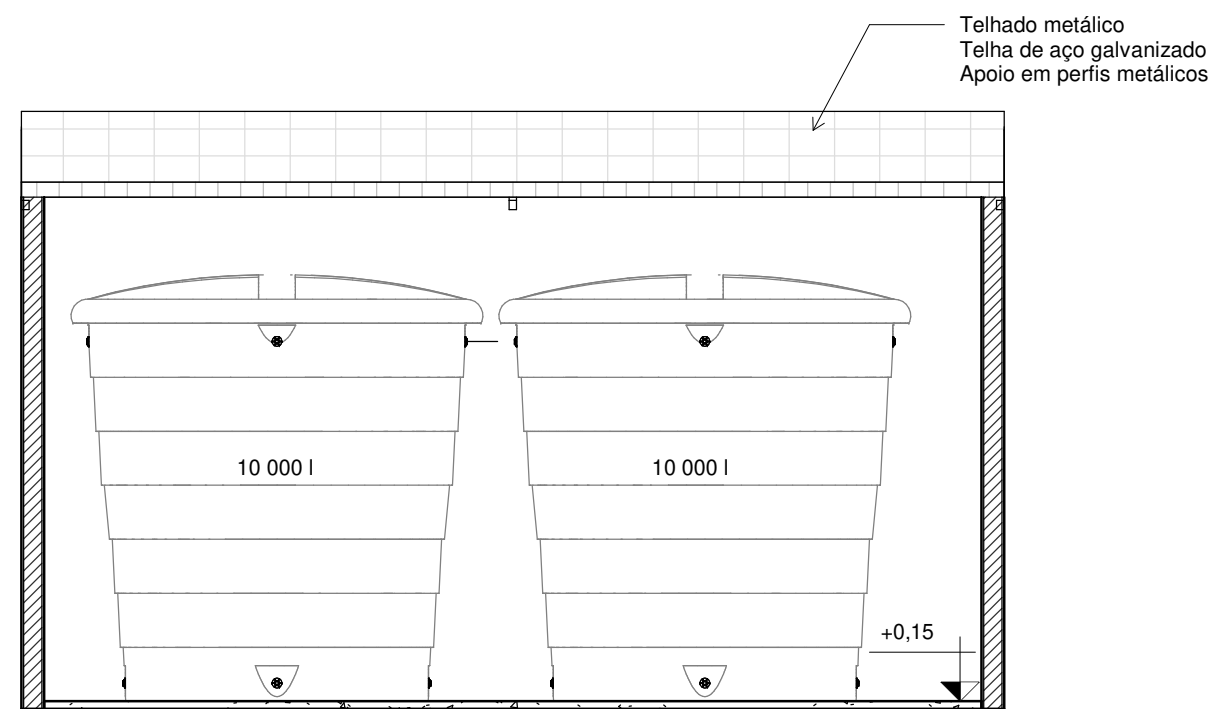

1 AA  
ESCALA 1 : 50

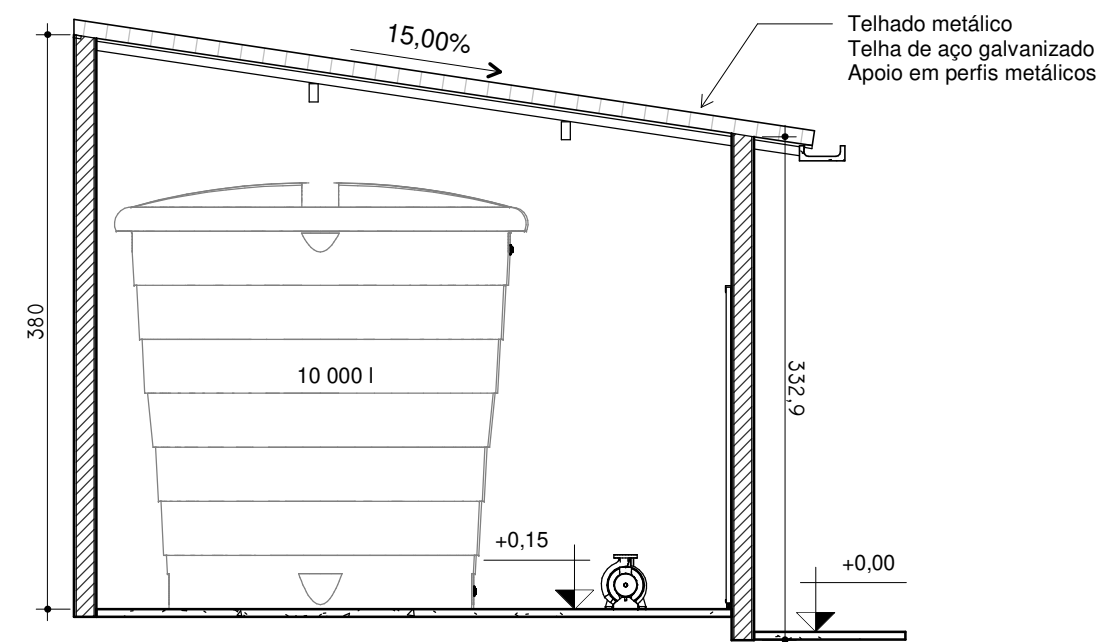

2 BB  
ESCALA 1 : 50

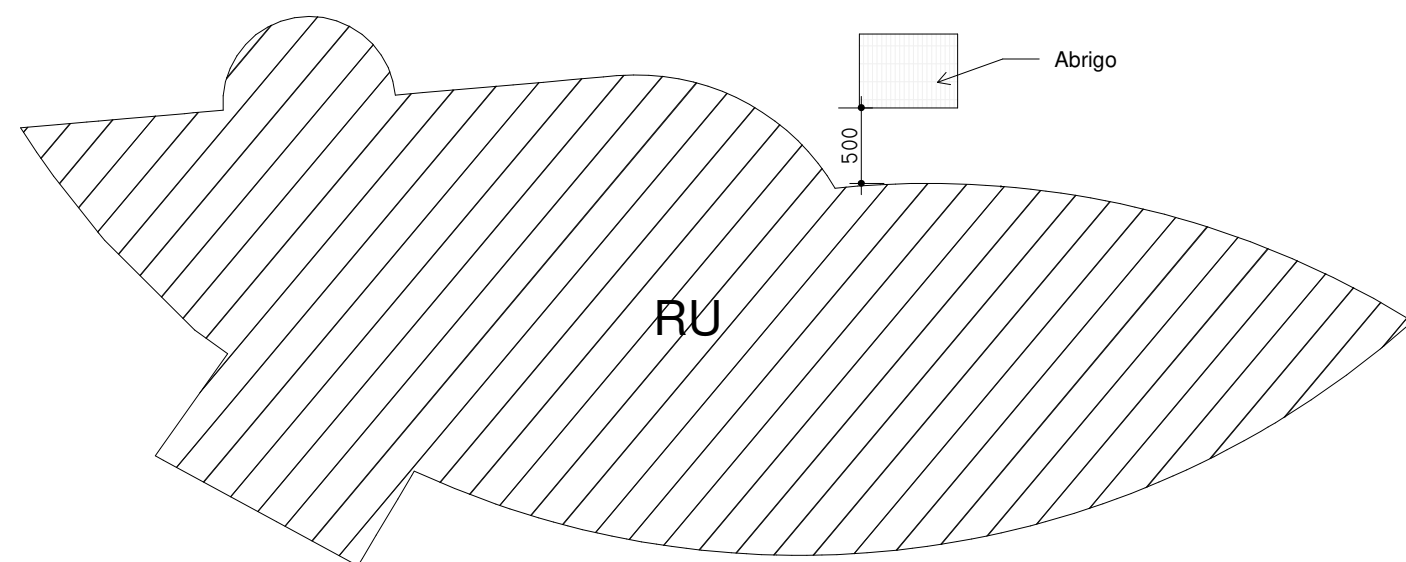

5 Locação  
ESCALA 1 : 500

## LEGENDA:

- 0 Acabamento forro
- 1 Acabamento Piso
- 2 Acabamento Parede

0 - Sem acabamento  
1 - Piso cimentado  
2 - Pintura

|   |   |
|---|---|
| OBRA:<br>Abrigo de reservatórios e bomba de sistema de hidrantes do RU                      |   |
| PROPRIETÁRIO:<br>Universidade Federal dos Vales do Jequitinhonha e Mucuri                   |   |
| LOCAL:<br>Campus Mucuri - UFVJM<br>Rua Cruzeiro, nº 01 - Jardim São Paulo, Teófilo Otoni/MG |   |
| DATA:<br>05/08/2021   | PROJETO:<br>Arquitetônico   |
| ÁREA:<br>29.25 m²   | ESPECIFICAÇÃO:<br>- Planta Baixa;<br>- Planta de cobertura;<br>- Cortes;<br>- Situação; |
| ESCALA:<br>Indicada   |   |
| RESPONSÁVEL TÉCNICO:<br>Guilherme Petrone Soares de Oliveira<br>Crea 146.789/D              |   |
| PRANCHA:<br>01/01   |   |
| ARQUIVO DIGITAL:  |   |